 

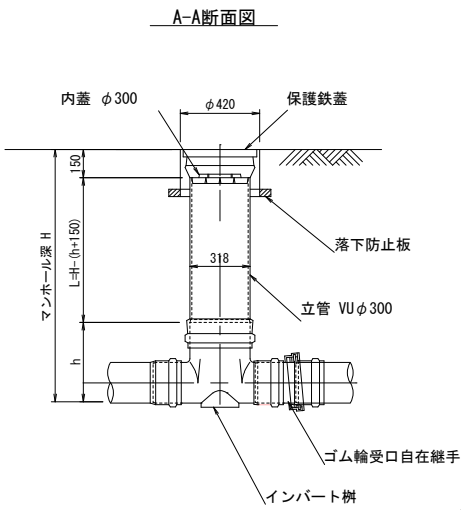



管きょ工(開削)平面図

小型マンホール標準図

(塩ビ製)

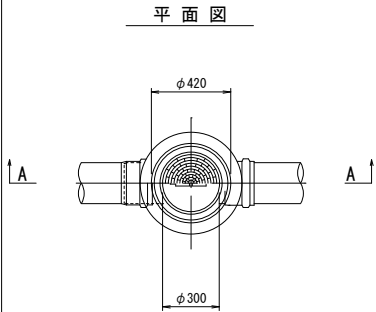


S=1 : 500 ± 1
(H \leq 1.5m)

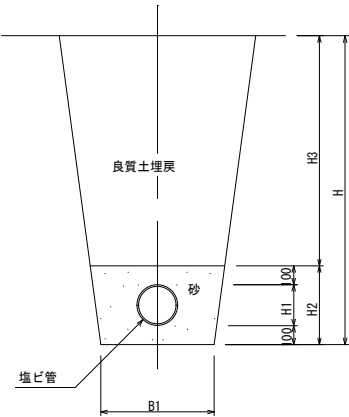


	B	H1	H2	H3
$\phi 150$	0.55	0.165	0.365	~1.135


軽量鋼矢板建込工法

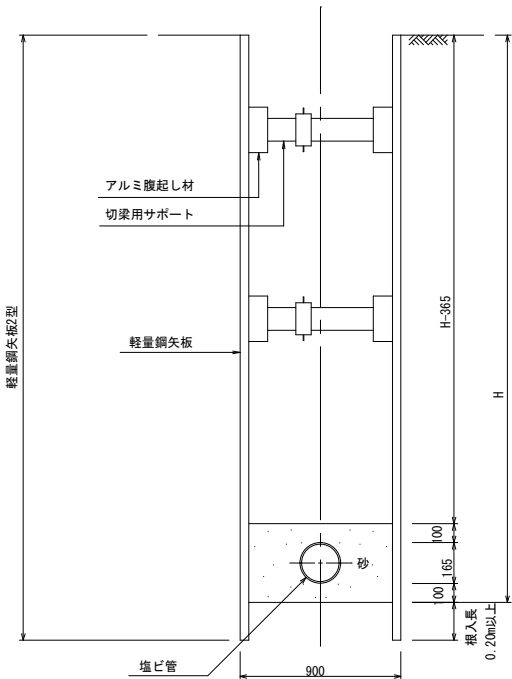


組立マンホール構造図

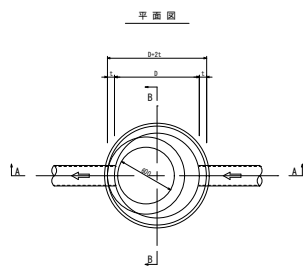

A-A断面図

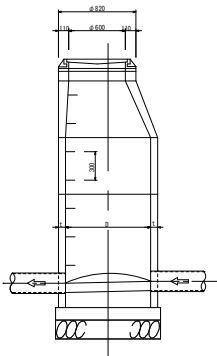



B-B断面図

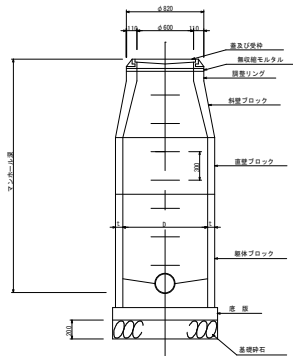

下水道縦断面図


番号	点間距離	勾配(%)	地盤高	管底高	材			備考
			(天端高)		深さ(mm)	内径(mm)	形式等	
①	0.000		15.265	12.967 12.982	2.298 2.283	750	既設0号	施工済
②	18.000	1.0	15.320	13.162	2.158	300	ST	軽量鋼矢板
③	18.000	1.0	15.190	13.342	1.848	300	75L	軽量鋼矢板
④	18.000	1.0	15.280	13.522	1.758	300	ST	軽量鋼矢板
⑤	8.000	1.0	15.280	13.602	1.678	300	75L	軽量鋼矢板
⑥	18.000	1.0	15.280	13.782	1.498	300	ST	素掘り
⑦	18.000	1.0	15.180	13.962	1.218	300	ST	素掘り
⑧	10.000	1.0	15.100	14.062 14.182	1.038 0.918	300	DR	素掘り
⑨	10.000	1.0	16.895	14.282 14.867	2.613 2.028	750	0号	軽量鋼矢板
⑩	15.500	1.0	16.655	15.022 15.433	1.633 1.222	750	0号	軽量鋼矢板
⑪	9.100	2.4	16.740	15.665 16.176	1.075 0.564	200	DR	素掘り
⑫	8.700	2.0	16.800	16.350	0.450	150	45Y	素掘り
⑬	0.450	2.0	16.800	16.359	0.441	150	90Y	素掘り
⑭	3.900	2.0	16.770	16.440	0.330	150	45Y	素掘り
⑮	0.350	5.0	16.770	16.458	0.312	150	90Y	素掘り

 排水系統図

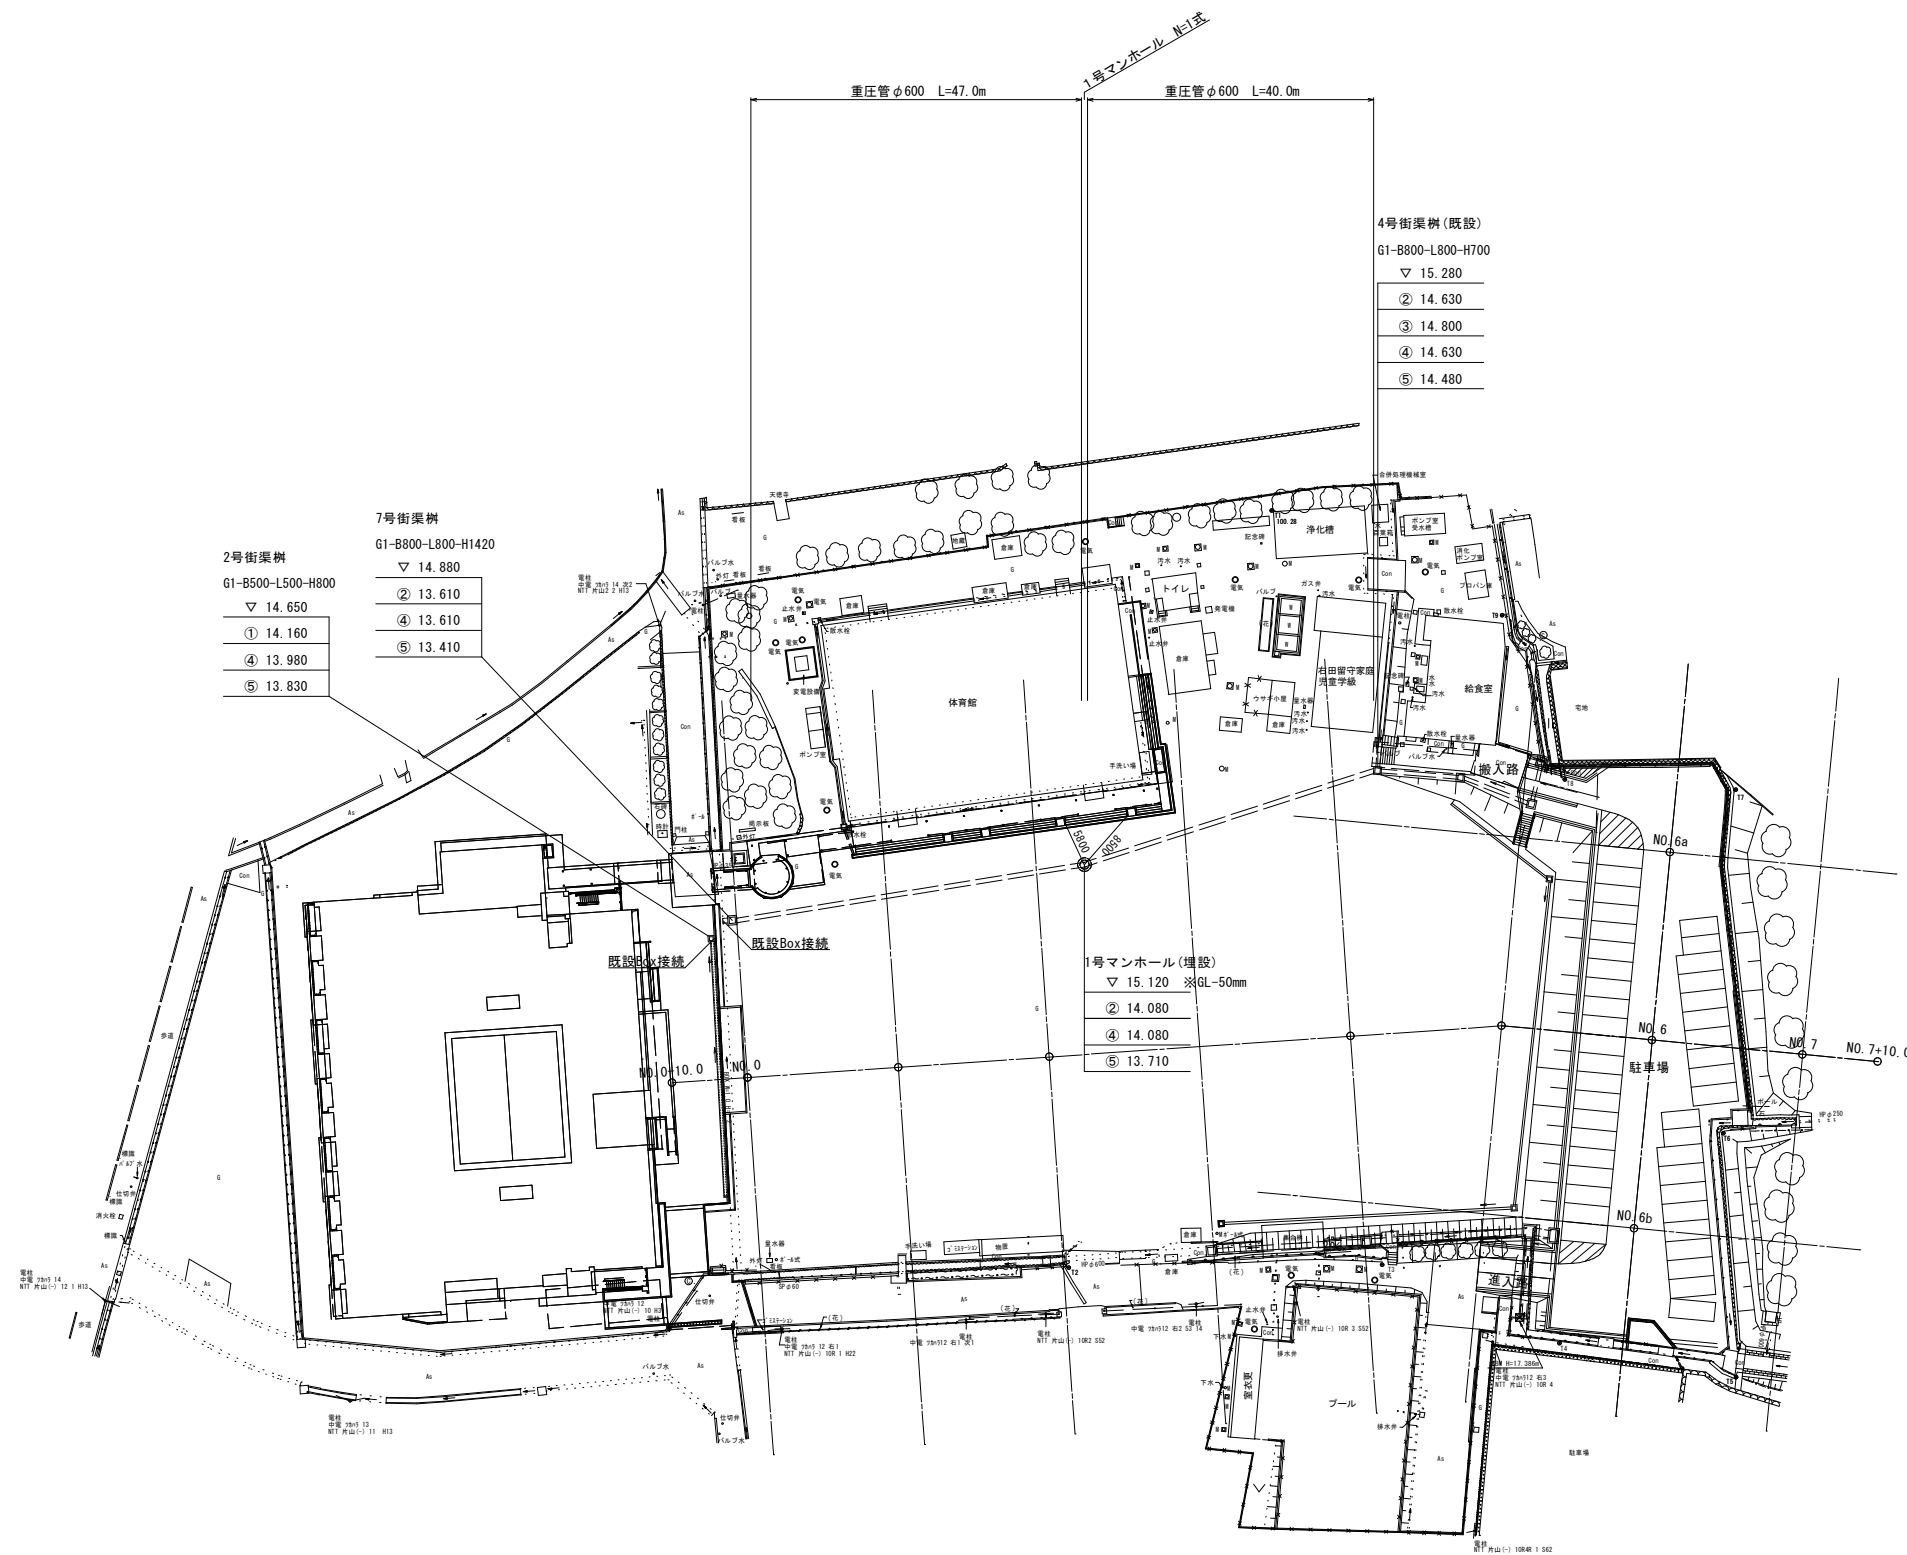


S=1 : 500

排水関係高さ凡例

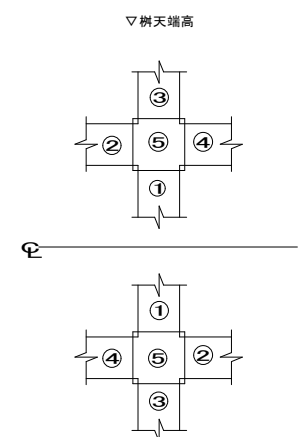


工事名	防府市立右田小学校グラウンド整備工事		
図面名	排水系統図		
年月日			
縮尺	1/500	図面番号	7 / 18
会社名			
事業者名	防 府 市		

 
運動場暗渠計画図




S=1 : 500

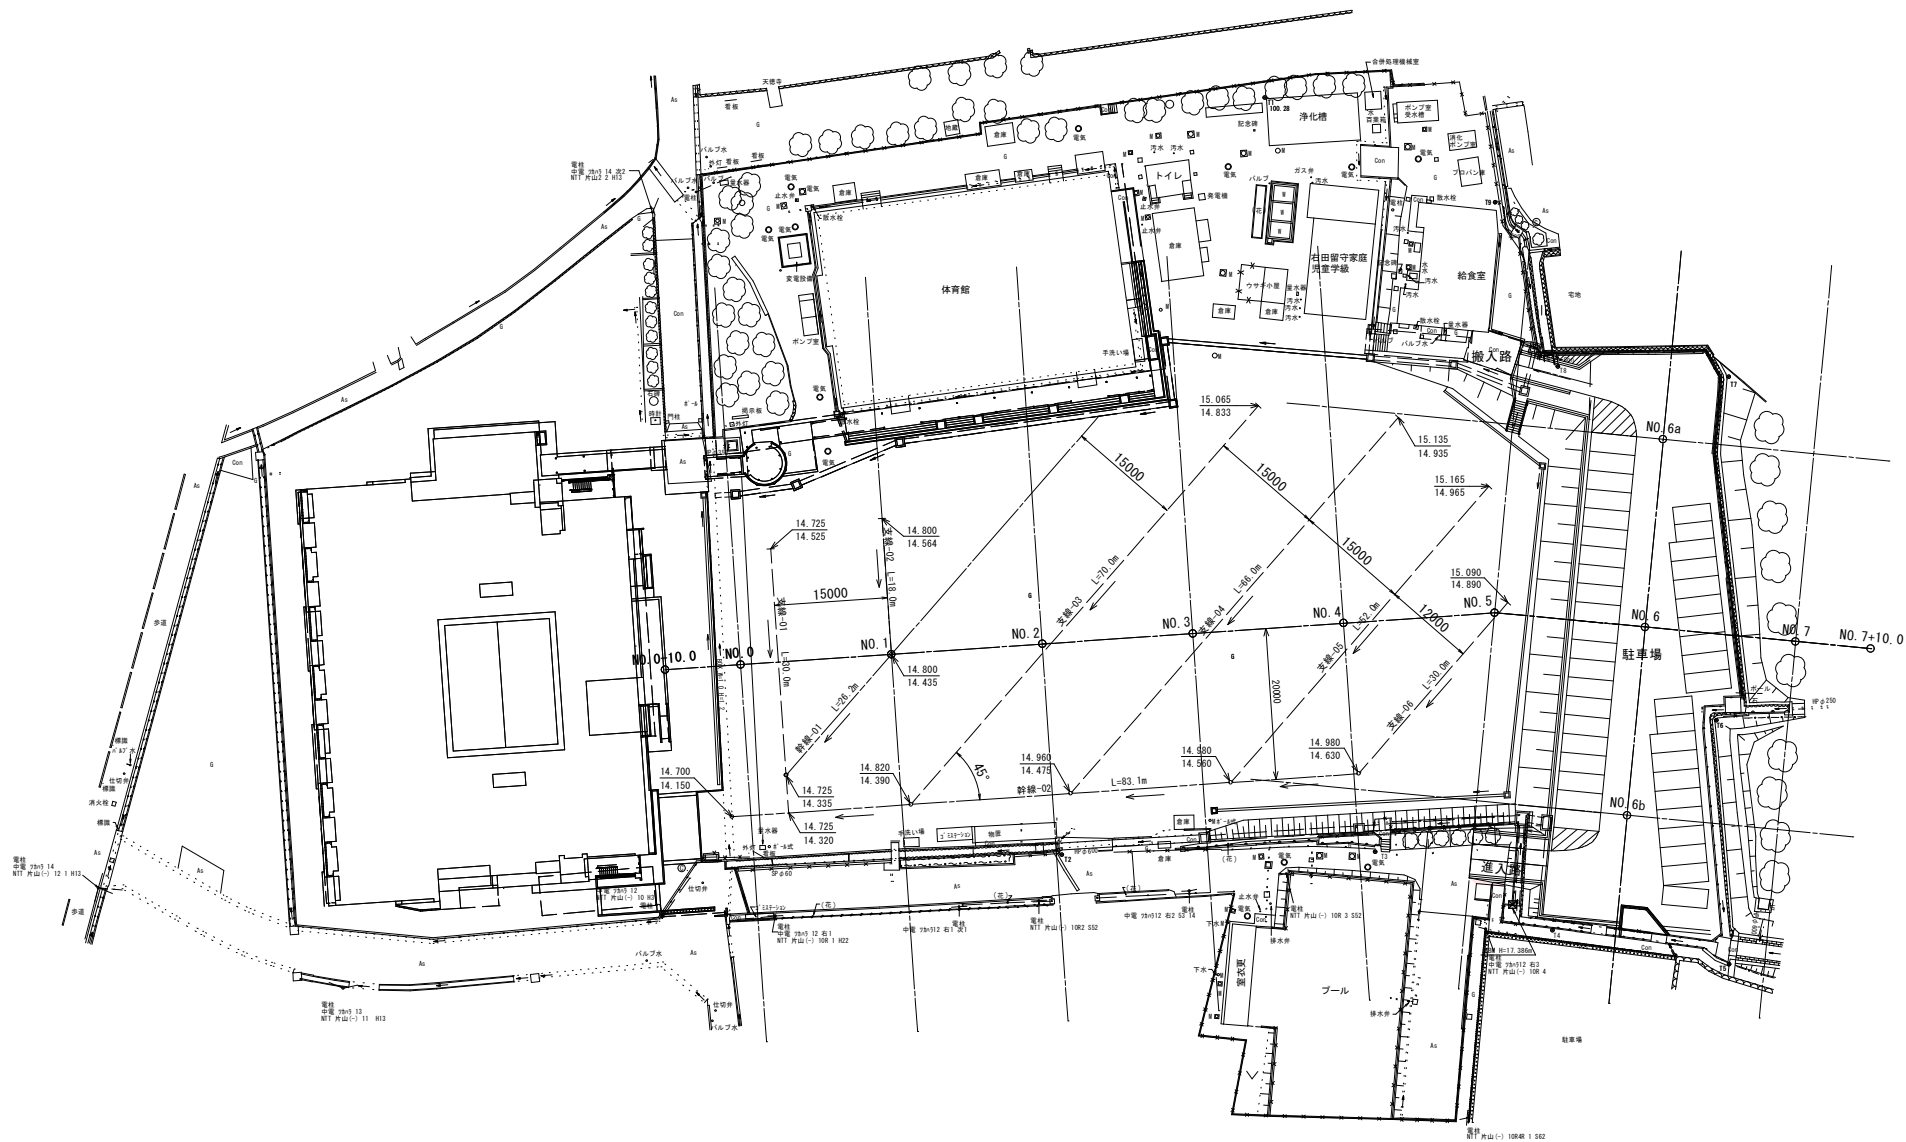

暗渠支線埋設断面図
S=1:10

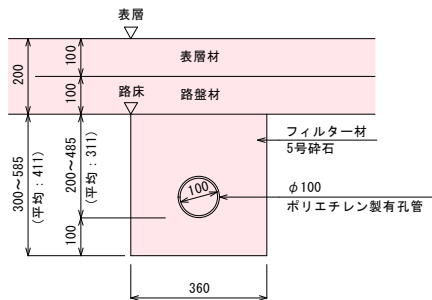

暗渠幹線埋設断面図
S=1:10

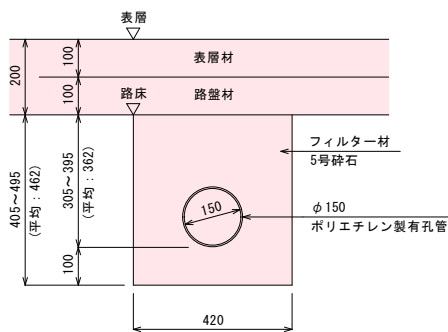

■暗渠工数量集計表

凡 例	名 称	単 位	数 量	規 格
支線○○○暗渠番号	暗渠支線	m	266.0	φ100・ポリエチレン製有孔管
幹線○○○暗渠番号	暗渠幹線	m	109.3	φ150・ポリエチレン製有孔管

工事名	防府市立右田小学校グラウンド整備工事		
図面名	運動場暗渠計画図		
年月日			
縮尺	1/500	図面番号	6 / 18
会社名			
事業者名	防 府 市		

