


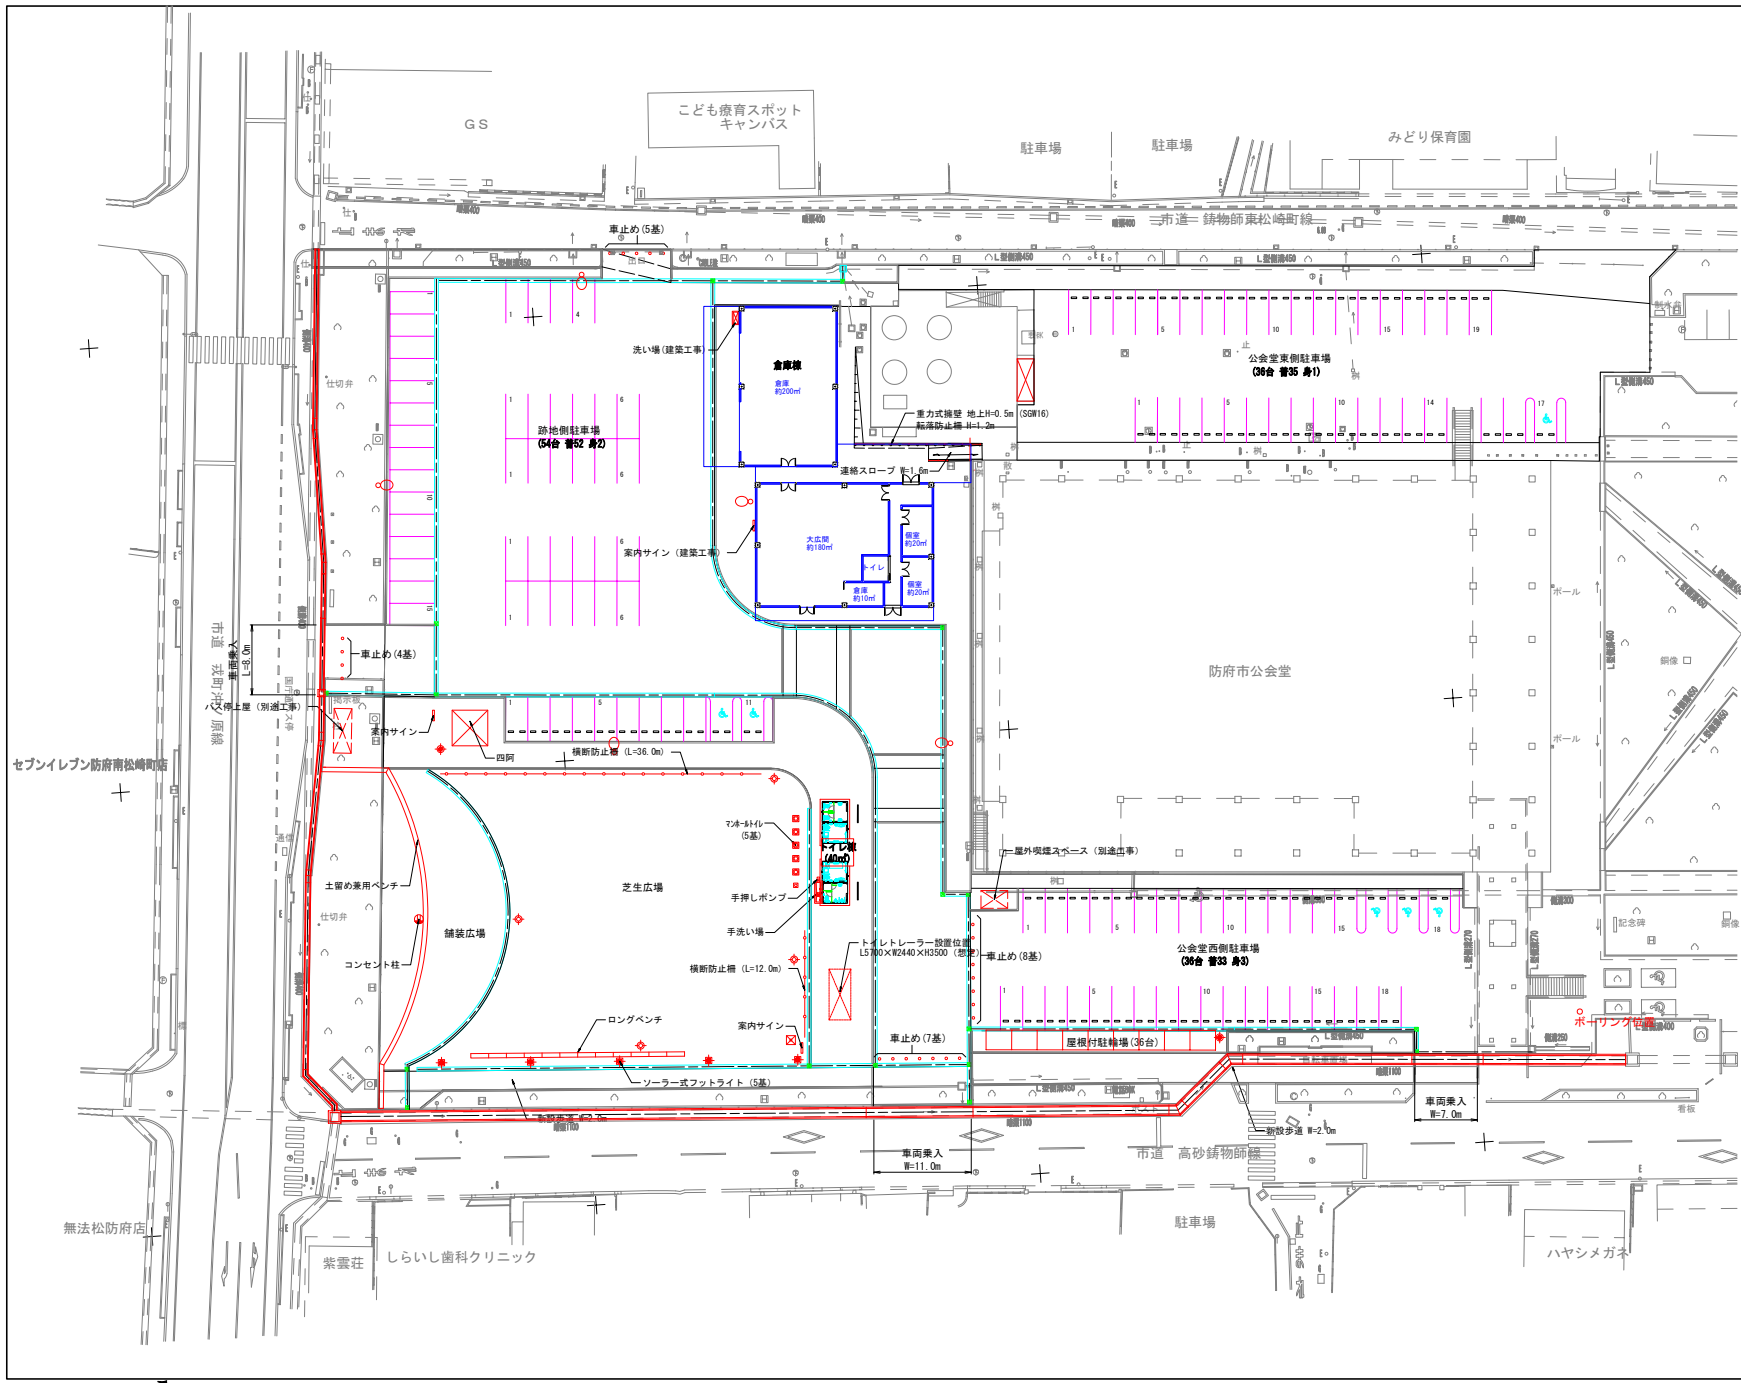


縮尺 1:300




工事名	公会堂北防災広場倉庫外設計業務委託		
図面名	実施設計平面図		
作成年月日			
縮尺	1:300	図面番号	1 / 15
会社名			
事業者名	防府市役所 土木都市建設部 道路課		

連絡スロープ部平面図
S=1:100

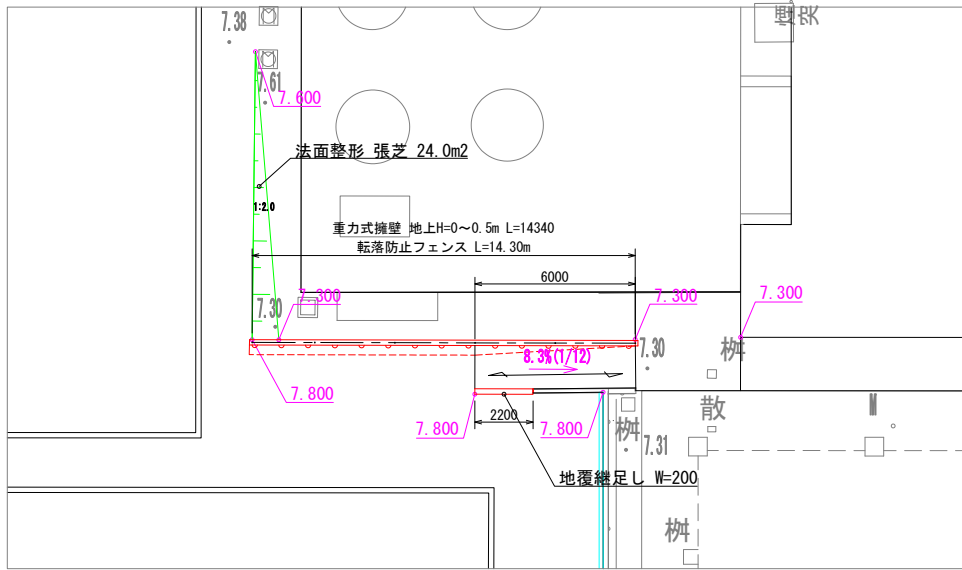


転落防止フェンス
S=1:20

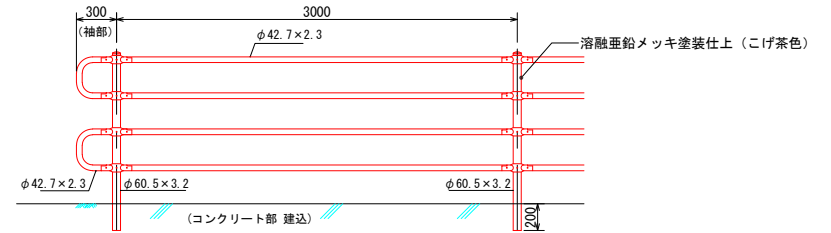


仕様: アサヒフェンス ガードパイプ PZ-L4-11C (袖付) 同等品とする。

擁壁展開図
V=1:20 H=1:100

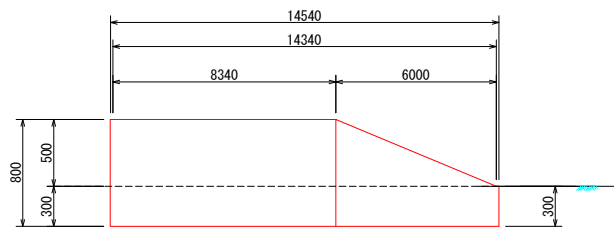


※ 擁壁延長は端部支柱基礎を兼ねるため両端10cm延長すること。

スロープ部詳細図
S=1:20

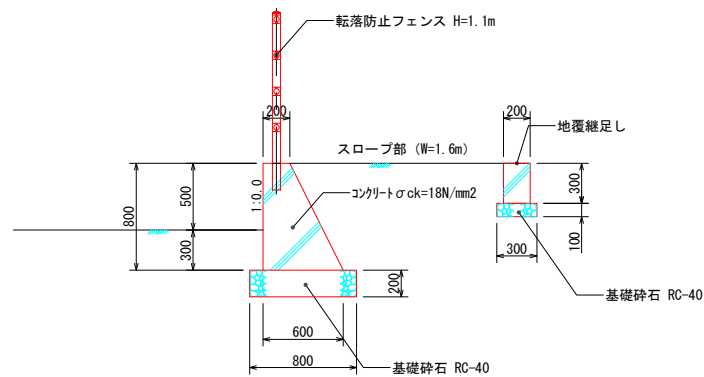


※ 重力式擁壁は国交省擁壁標準図 SGW17による。

工事名	公会堂北防災広場倉庫外設計業務委託		
図面名	連絡スロープ部構造図		
作成年月日			
縮尺	図示	図面番号	2 / 15
会社名			
事業者名	防府市役所 土木都市建設部 道路課		

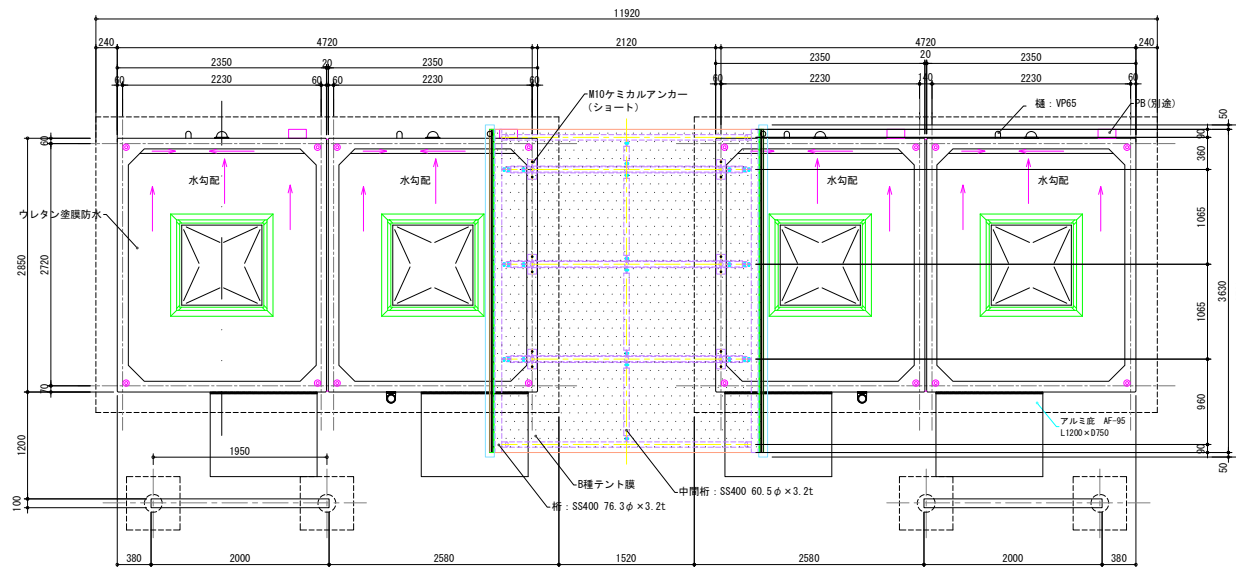


平面図 S=1 : 30

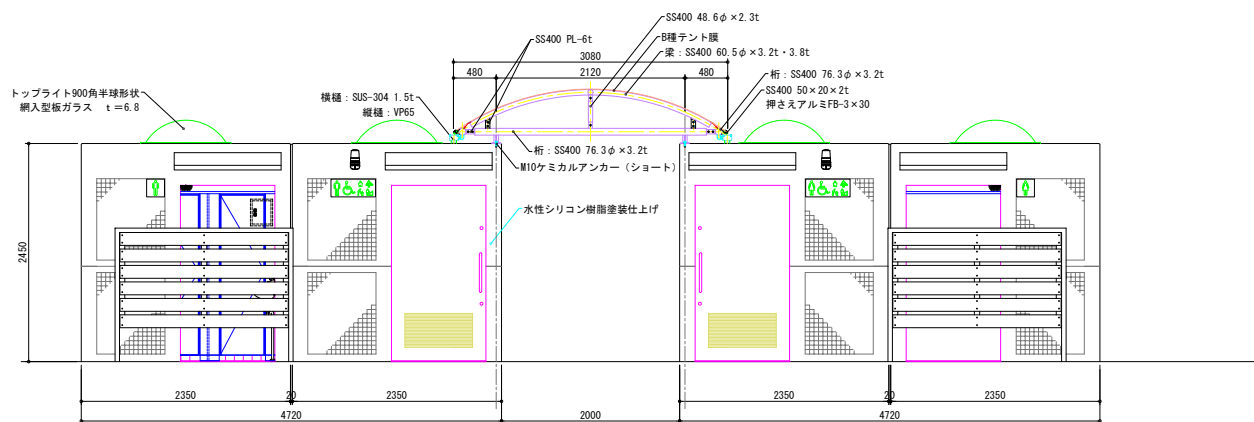

立面図 S=1 : 30

側面図 S=1 : 30

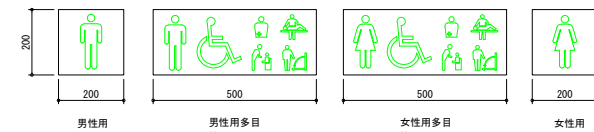


サイン計画

ステンレス+カッティングシート貼り


名称	仕様
構造	高強度鉄筋コンクリート
外壁	水性シリコン樹脂塗装さざなみ/ターン仕上げ+50角タイル貼り
内壁	水性シリコン樹脂塗装さざなみ/ターン仕上げ+100角タイル貼り
床	磁器質100角タイル
サイン	SUSプレート (HL仕上げ) 耐候型シート貼り
トイレブース	表面：メラミン化粧板+MDF
引戸	表面：鋼板製 (ガラリ付き) 心材：PVC-37
トップライト	ポリカーボネイト 900角半球ドーム
網入型板ガラス	t=6.8
雨樋	硬質塩化ビニル製
庇	アルミ製 (AF-95 L1200×D750)
目隠し壁	50角タイル貼り+水性シリコン樹脂塗装+再生木材 (既ウッド)
ポーチ屋根	鋼材 (溶融亜鉛めっき+ウレタン樹脂塗装) +B種テント膜

特記事項


- * ISO9001認証取得企業の管理・製造品とする。
- * 製造物質在法 (PL法) に対応した廃棄品とする。
- * 国土交通省が品質確保の重要性に基づき登録した公団施設の点検・診断を適正に実施・管理統括できる技術資格保有者 (公団施設製品安全管理士) の管理・製造品とする。

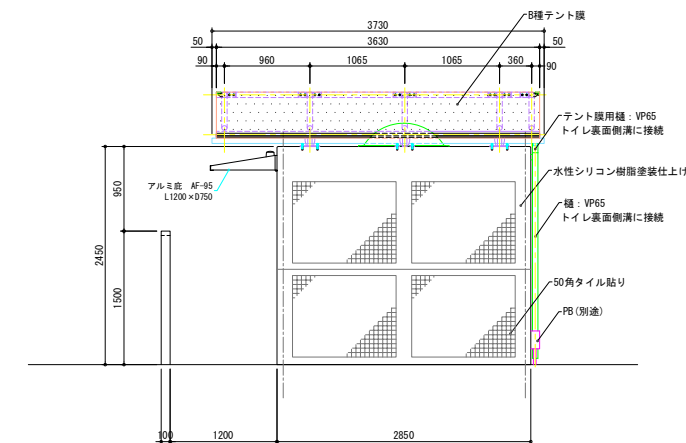


工事名	公会堂北防災広場倉庫外設計業務受託		
図面名	トイレ棟構造図 (1)		
作成年月日			
縮尺	図示	図面番号	4 / 15
会社名			
事業名	防府市役所 土木都市建設部 道路課		

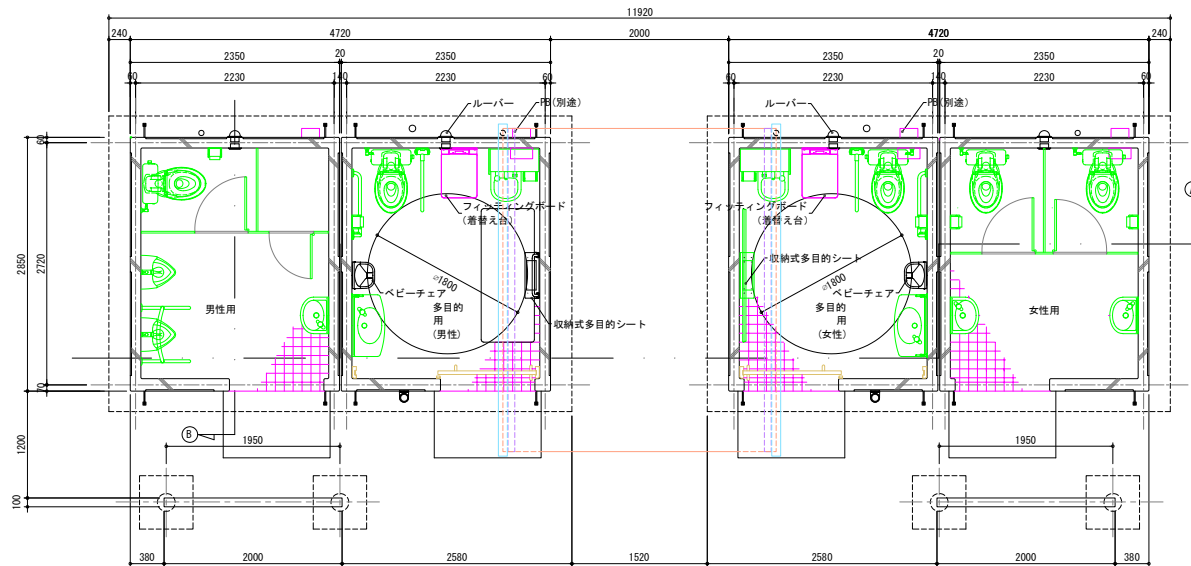

平面図 S=1:30

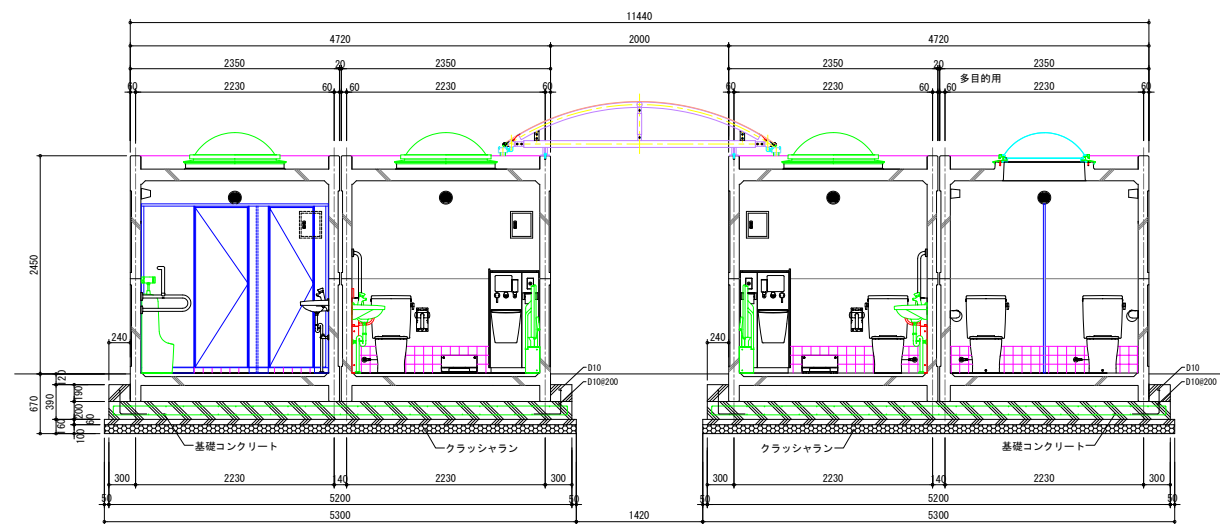


A断面図 S=1:30

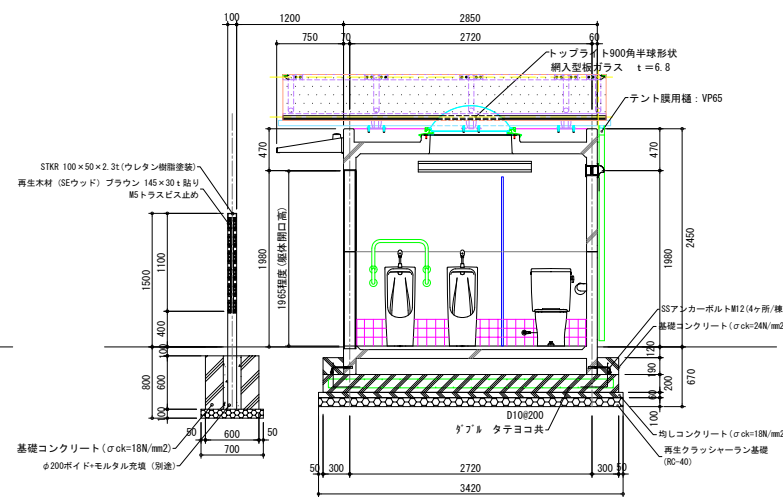

B断面図 S=1:30


工事名	公会堂北防災広場倉庫外設計業務委託		
図面名	トイレ棟構造図 (2)		
作成年月日			
縮尺	図示	図面番号	5 / 15
会社名			
事業者名	防府市役所 土木都市建設部 道路課		

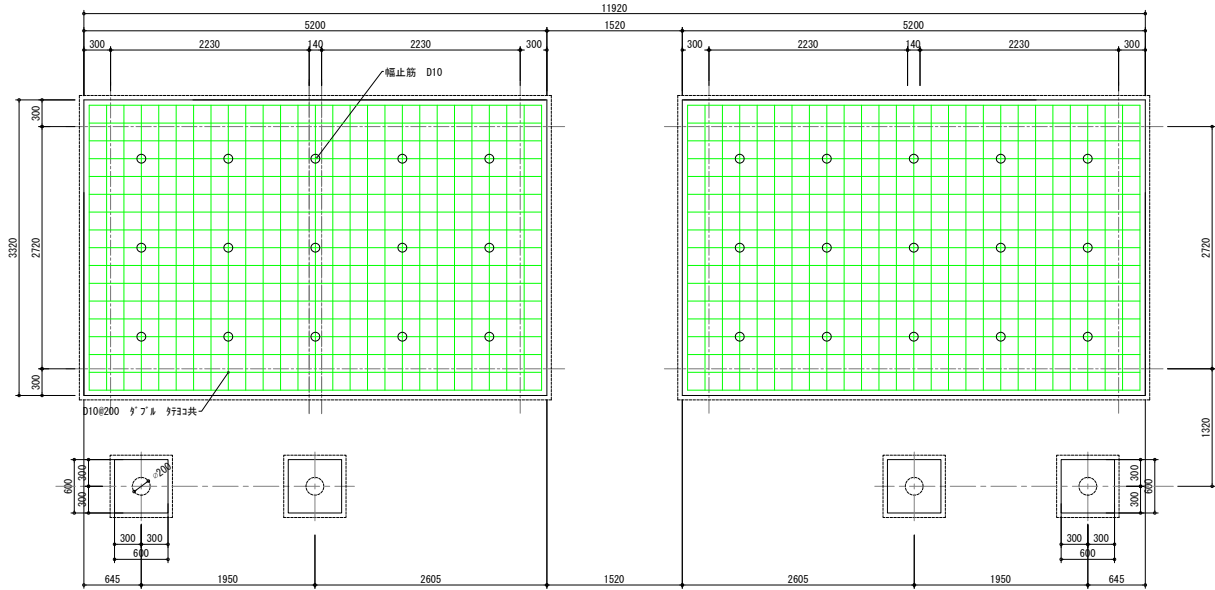

基礎伏図 S=1 : 30

基礎工事数量表 (1ヶ)			
名 称	計 算 式	数量	単位
床 堀	$6.2 \times 4.32 \times 0.67$	17.04	m ²
埋 戻 し	$17.94 - (4.17 + 1.09 + 1.81 + 4.17)$	6.7	m ²
残 土 処 分	$4.17 + 1.09 + 1.81 + 4.17$	11.24	m ²
砕石基礎 t=100	5.3×3.42	18.12	m ²
ならしコンクリート (型枠)	$(5.3 + 3.42) \times 2 \times 0.06$	1.04	m ²
ベースコンクリート (型枠)	$5.3 \times 3.42 \times 0.06$	1.09	m ²
ベースコンクリート (型枠)	$(5.2 + 3.32) \times 2 \times 0.39$	6.04	m ²
ベースコンクリート	$(5.2 \times 3.32 \times 0.39) - (2.85 \times 4.72 \times 0.19)$	4.17	m ²
基礎鉄筋 D10	$\{ (4.2 + 3.2) \times 27 + (6.08 + 5.08) \times 17 \} \times 0.56$	218.1	k g
	$(0.57 \times 80) \times 3.4 \times 2 \times 4.96 \times 2 \times 0.56$	34.9	k g
幅止筋 D10	$(0.1 + 0.05 + 0.05) \times 15 \times 0.56$	1.08	k g

基礎工事数量表 (目隠し壁基礎 1ヶ)			
名 称	計 算 式	数量	単位
床 堀	$1.4 \times 1.4 \times 0.8$	1.57	m ²
埋 戻 し	$1.57 - 0.265$	1.30	m ²
残 土 処 分	$(0.7 \times 0.7 \times 0.1) + (0.6 \times 0.6 \times 0.6)$	0.265	m ²
砕石基礎 t=100	0.7×0.7	0.49	m ²
ベースコンクリート (型枠)	$0.6 \times 4 \times 0.6$	1.44	m ²
ベースコンクリート	$(0.6 \times 0.6 \times 0.6) - (0.1 \times 0.1 \times 3.14 \times 0.6)$	0.198	m ²
モルタル (1 : 3)	$(0.1 \times 0.1 \times 3.14 \times 0.6) - (0.1 \times 0.05 \times 0.6)$	0.016	m ²
ボイド	$\phi 200 \times 600$	1.0	本

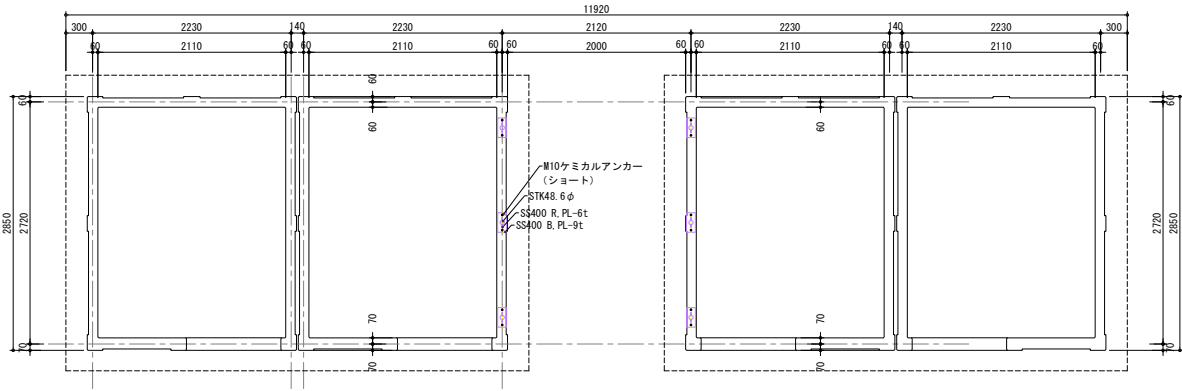

アンカー位置図 S=1 : 30


工事名	公会堂北防災広場倉庫外設計業務委託		
図面名	トイレ棟構造図 (3)		
作成年月日			
縮尺	図示	図面番号	6 / 15
会社名			
事業名	防府市役所 土木都市建設部 道路課		



工事名	公会堂北防災広場倉庫外設計業務委託		
図面名	トイレ棟構造図(5)		
作成年月日			
縮尺	図示	図面番号	8 / 15
会社名			
事業者名	防府市役所 土木都市建設部 道路課		



縮尺 1:300

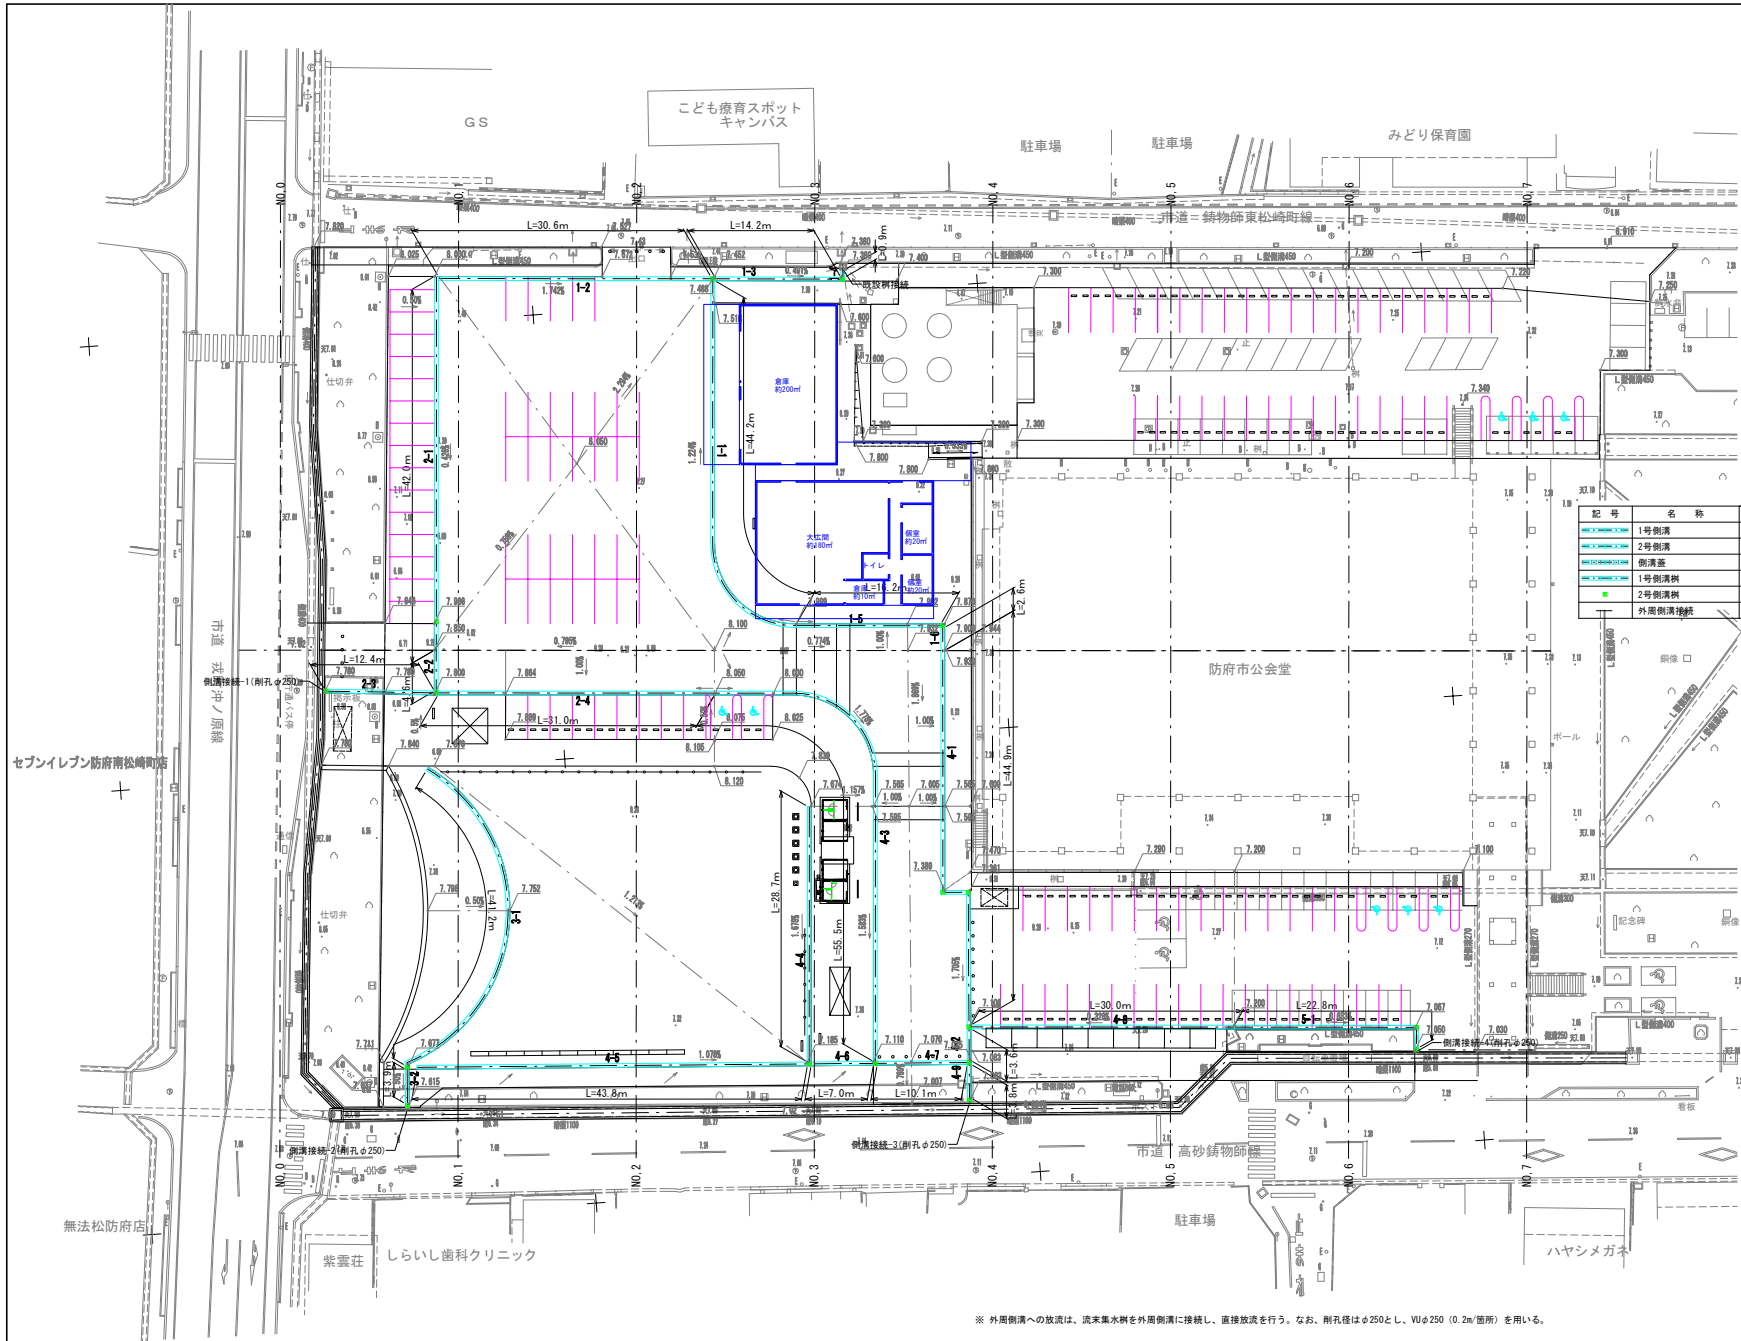


記号	名称	規格・仕様	単位	数量	備考
1号側溝	1号側溝	E300-H200 L=2000	m	464.7	FX側溝
2号側溝	2号側溝	E300-H400 L=2000	m	13.7	FX側溝
側溝蓋	側溝蓋	300用 L=500	枚	971.0	FX側溝蓋
1号側溝樹	1号側溝樹	E300-H600 L=1000	m	13.0	FX側溝樹
2号側溝樹	2号側溝樹	300×300	基	17.0	FX樹
外周側溝接続	外周側溝接続	VUφ250 削孔	箇所	4.0	外周側溝

※ 外周側溝への放流は、流末集水樹を外周側溝に接続し、直接放流を行う。なお、削孔径はφ250とし、VUφ250 (0.2m/箇所)を用いる。

工事名	公会堂北防災広場倉庫外設計業務委託		
図面名	雨水排水平面図		
作成年月日			
縮尺	1:300	図面番号	9 / 15
会社名			
事業者名	防府市役所 土木都市建設部 道路課		



縮尺 1:300

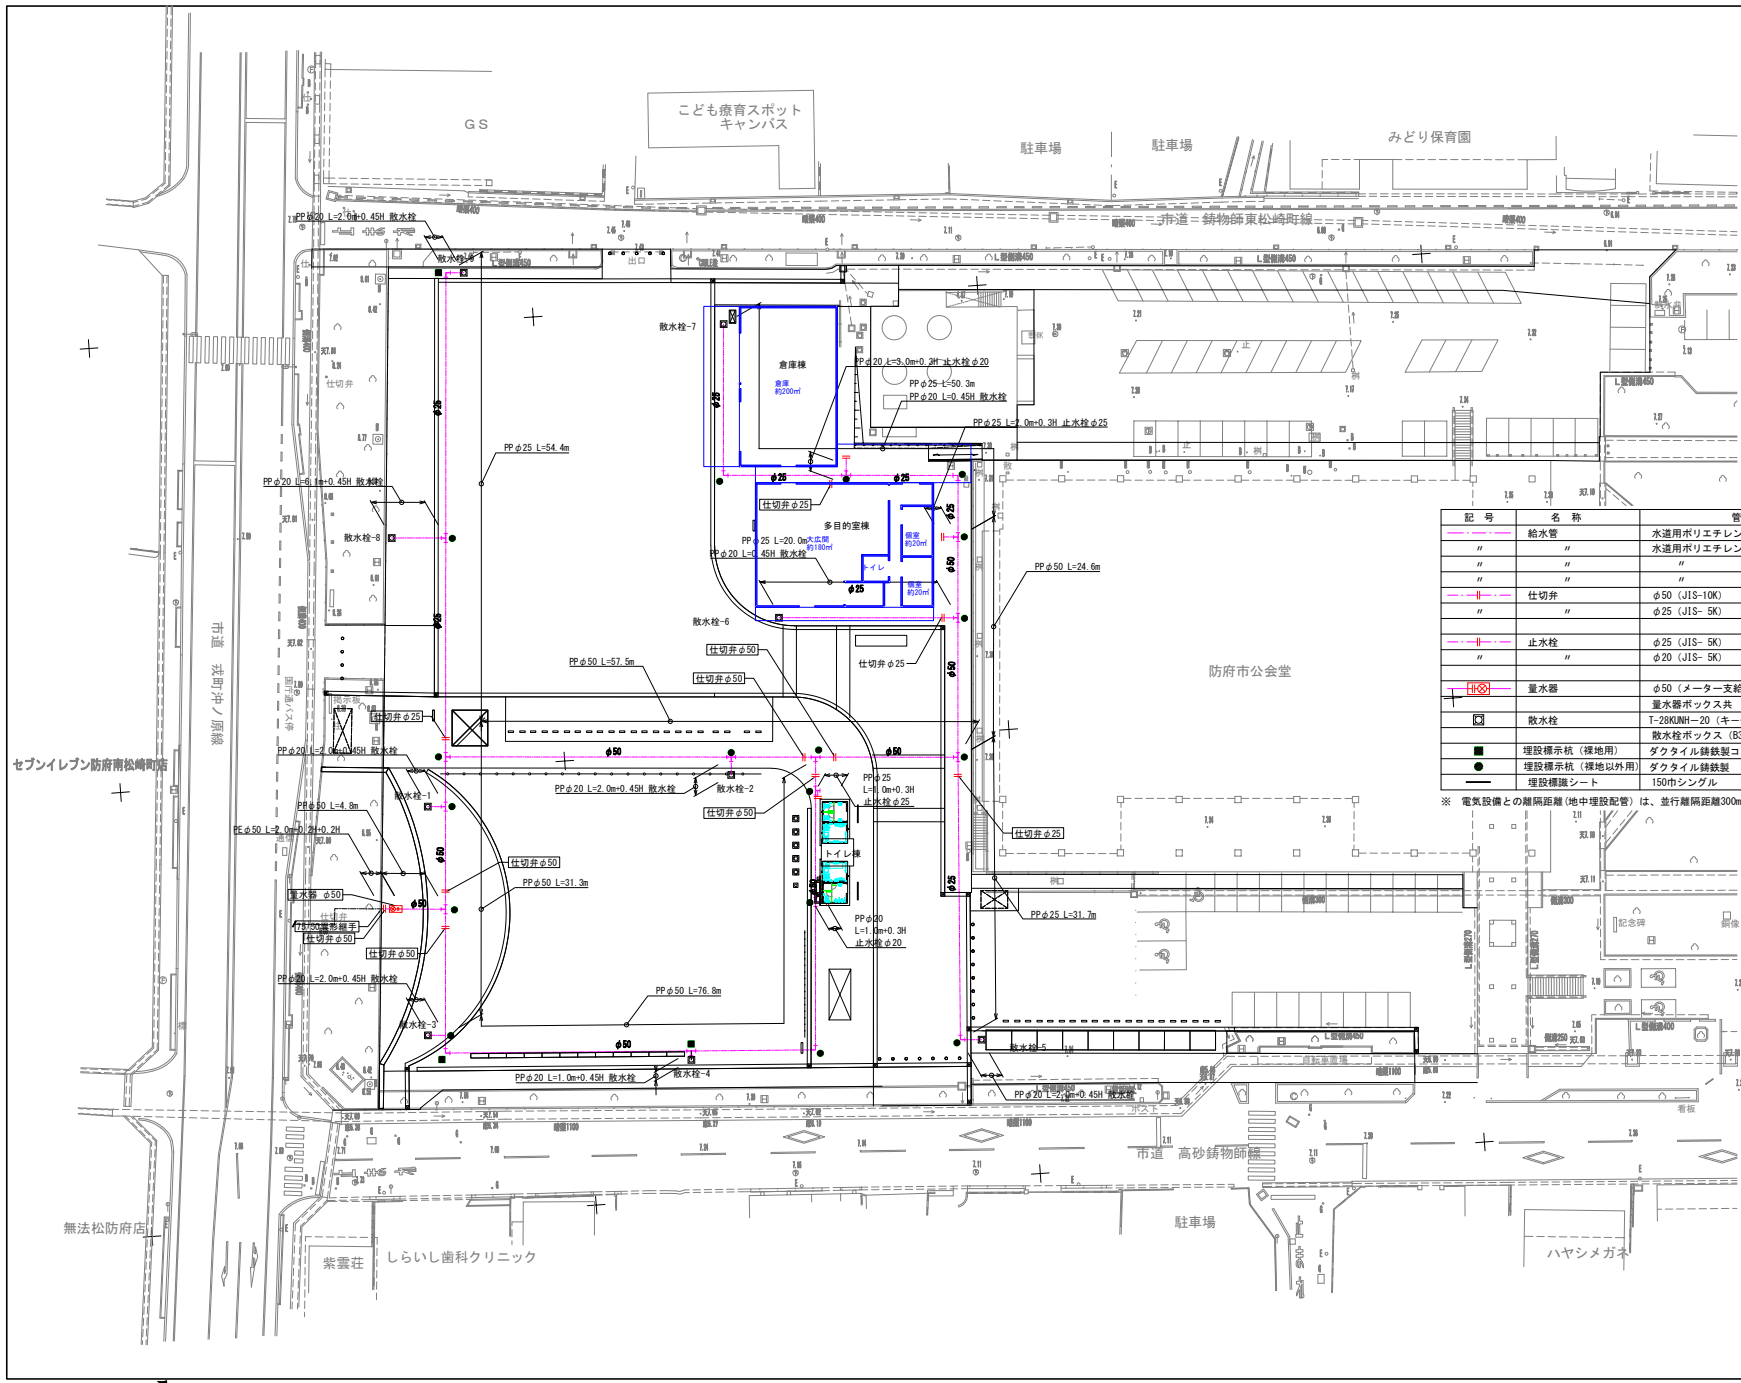

記号	名称	管種・仕様等	数量	備考
—	給水管	水道用ポリエチレン管二層管 P E 屋外埋設 φ50	2.4	
—	—	水道用ポリエチレン管二層管 P P 屋外埋設 φ50	195.0	
—	—	—	φ25	160.0
—	—	—	φ20	28.8
—	仕切弁	φ50 (JIS-10K) 仕切弁ボックス (取手付)	5.0	
—	—	φ25 (JIS-5K) 仕切弁ボックス (取手付)	4.0	
—	止水栓	φ25 (JIS-5K) 止水栓ボックス	2.0	
—	—	φ20 (JIS-5K) 止水栓ボックス	2.0	
—	量水器	φ50 (メーター支給品、防府市仕様)		
—	—	量水器ボックス共	1.0	
—	散水栓	T-28KJNH-20 (キー付自動接手)	9.0	
—	—	散水栓ボックス (B3-B) 共		
—	埋設標示杭 (埋地用)	ダクタイル鋳鉄製コンクリート巻底板付	3.0	
—	埋設標示杭 (埋地以外用)	ダクタイル鋳鉄製	17.0	
—	埋設標識シート	150市シングル	380.0	

※ 電気設備との離隔距離 (地中埋設配管) は、並行離隔距離300mm以上、交差離隔距離300mm以上とする。(50A以下)

工事名	公会堂北防災広場倉庫外設計業務委託
図面名	給水設備平面図
作成年月日	
縮尺	1:300
図面番号	10 / 15
会社名	
事業者名	防府市役所 土木都市建設部 道路課



記 号	名 称		数 量	備 考
	下水管	硬質塩化ビニル管 φ100	9.0	
#		硬質塩化ビニル管 φ150	115.7	
●	M-1人孔	1号組立マンホール H=1.170	1.0	
#	M-2人孔	1号組立マンホール H=0.573	1.0	
#	M-3人孔	1号組立マンホール H=1.000	1.0	
#	M-4人孔	1号組立マンホール H=1.169	1.0	
#	M-5人孔	1号組立マンホール H=1.133	1.0	
#	M-6人孔	1号組立マンホール H=1.179	1.0	
#	M-7人孔	1号組立マンホール H=1.126	1.0	
●	M-8人孔	小型マンホール H=0.950	1.0	
#	M-9人孔	小型マンホール H=1.160	1.0	
+	A-1人孔	インバート管 φ200	1.0	緑線設置
#	A-2人孔	インバート管 φ200	1.0	緑線設置
#	A-3人孔	インバート管 φ200	1.0	緑線設置


工事名	公会堂北防災広場倉庫外設計業務委託		
図面名	汚水設備平面図		
作成年月日			
縮尺	1:300	図面番号	11 / 11
会社名			
事業者名	防府市役所 土木都市建設部 道路課		

電気設備平面図

S=1:300



縮尺 1:300

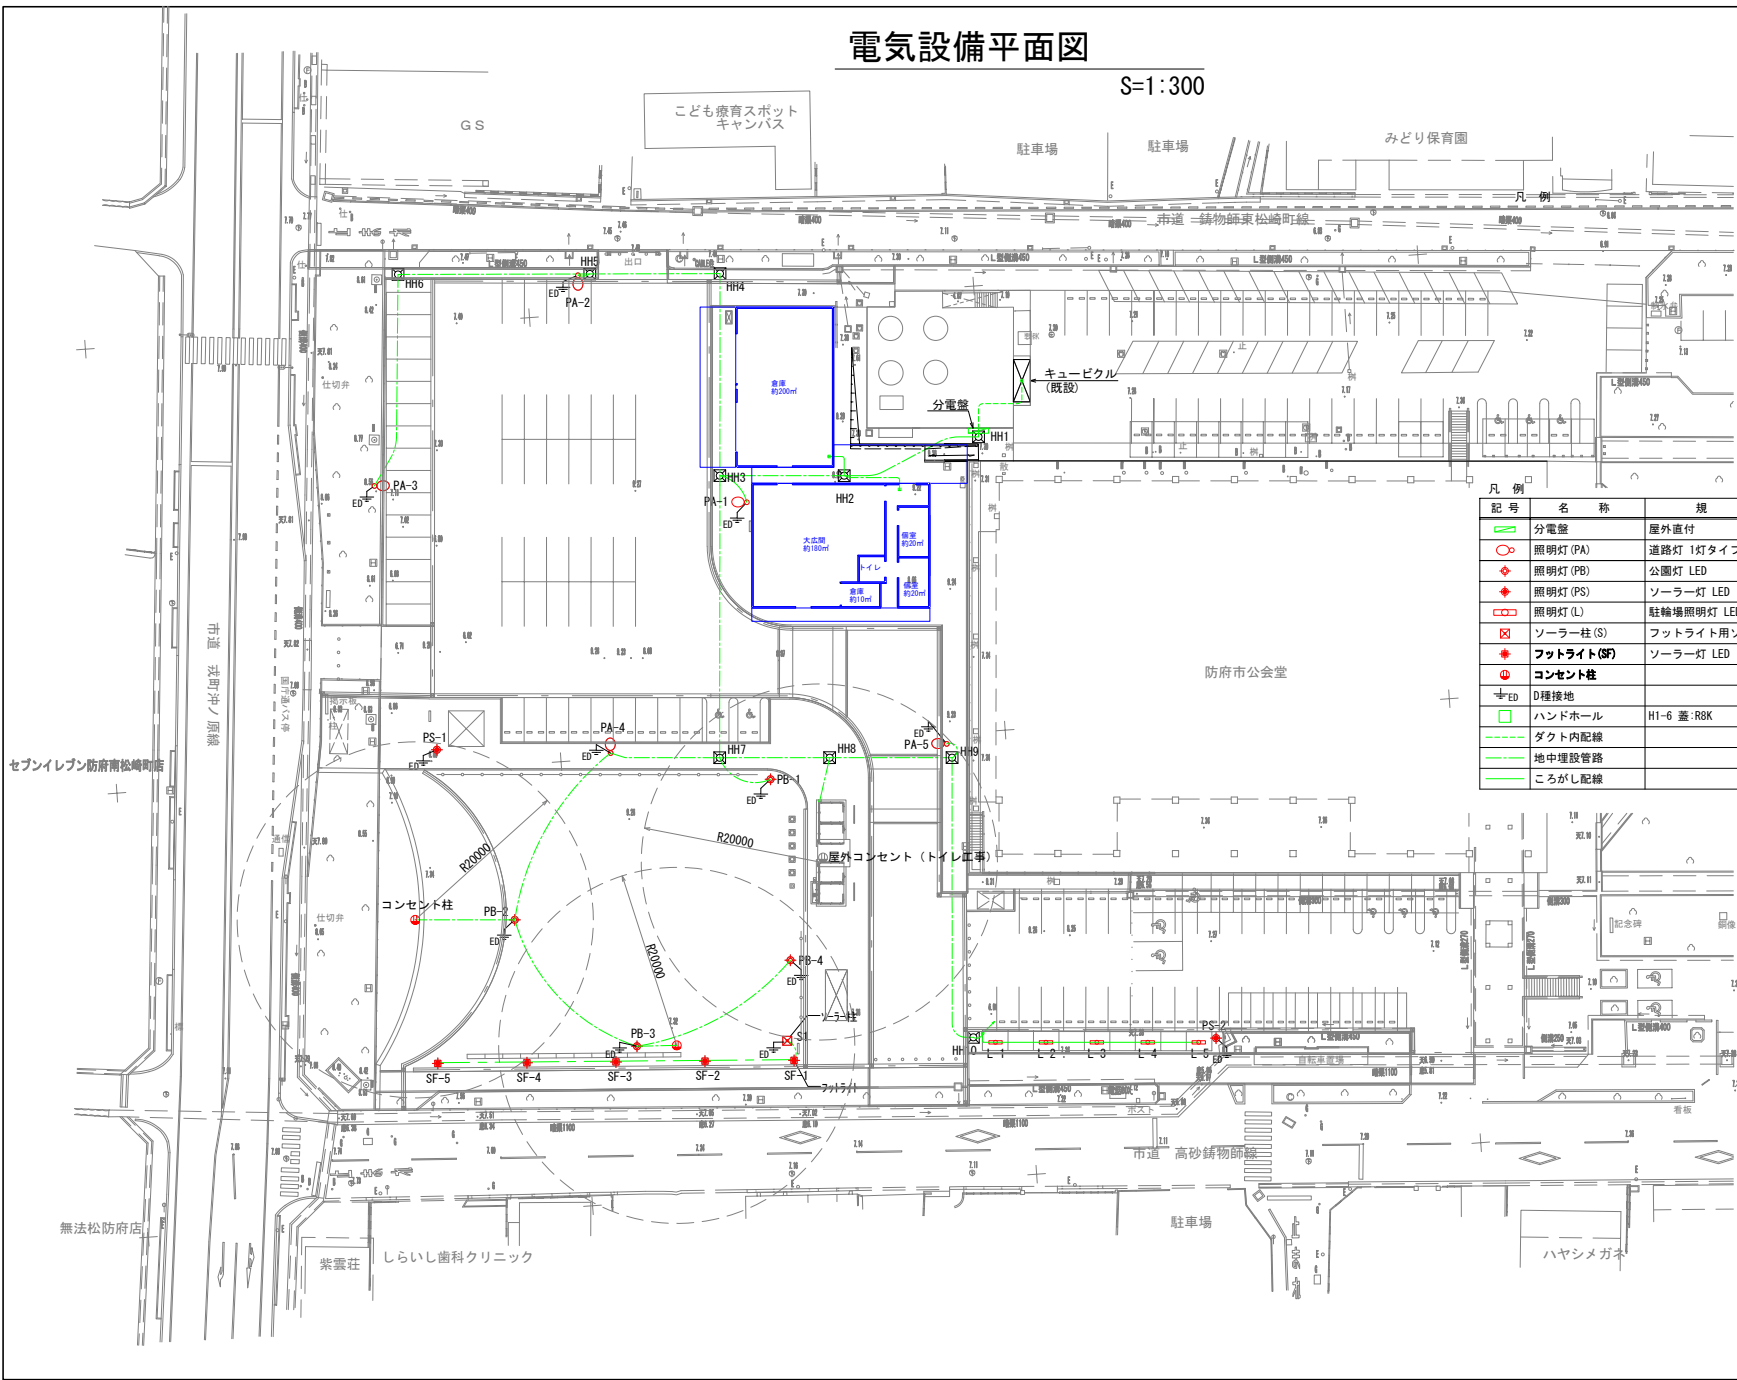


凡 例				
分電盤	屋外直付	1	面	
照明灯 (PA)	道路灯 1灯タイプ LED	5	基	
照明灯 (PB)	公園灯 LED	4	基	
照明灯 (PS)	ソーラー灯 LED	2	基	
照明灯 (L)	駐輪場照明灯 LED	5	台	別途
ソーラー柱 (S)	フットライト用ソーラー	1	基	
フットライト (SF)	ソーラー灯 LED	5	基	
コンセント柱		2	基	
D種接地		12	極	
ハンドホール	H1-6 蓋:R8K	10	基	
ダクト内配線				
地中埋設管路				
ころがし配線				

工事名	公会堂北防災広場倉庫外設計業務委託		
図面名	電気設備平面図		
作成年月日			
縮尺	1:300	図面番号	12 / 15
会社名			
事業者名	防府市役所 土木都市建設部 道路課		

電気設備配線系統図

S=NON

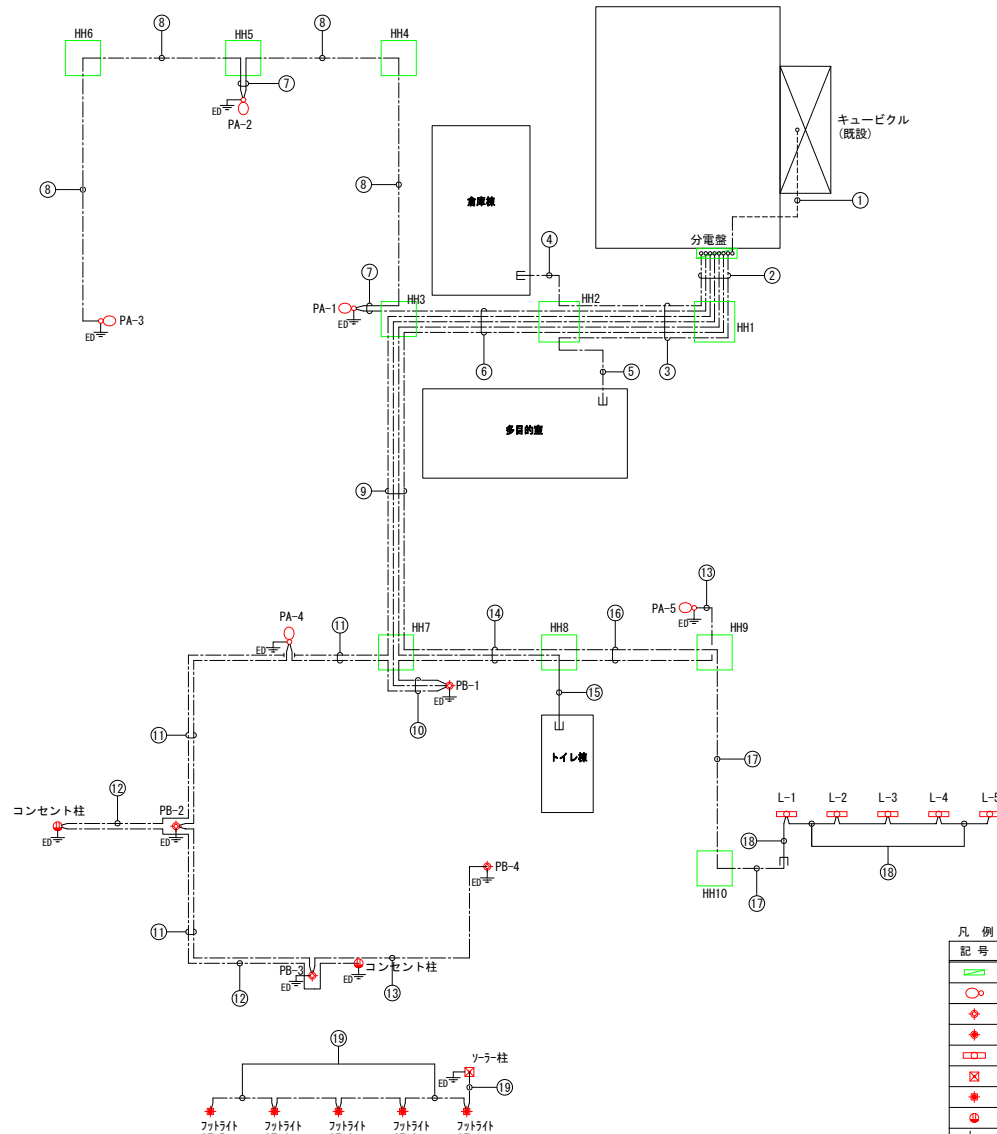


配線・配管一覧表					
番号	回路名称	ケーブル	電線管	土 工	備 考
①	幹線	CVT100sq	ダクト/G70	-	
②	L-1 (園路照明)	CV2sq-2C	G54	-	
	L-2 (園路照明)	CV2sq-2C			
	L-7 (コンセント)	CV38sq-2C			
	L-3 (駐輪場)	CV2sq-3C (10E)			
	L-4 (倉庫棟)	CV8sq-3C			
③	L-6 (トイレ)	CV3.5sq-2C	G54	-	
	L-5 (多目的室)	CV38sq-3C			
	L-1 (園路照明)	CV2sq-2C			
	L-2 (園路照明)	CV2sq-2C			
	L-7 (コンセント)	CV38sq-2C			
④	L-3 (駐輪場)	CV2sq-3C (10E)	FEP 50	◇5	
	L-4 (倉庫棟)	CV8sq-3C			
	L-6 (トイレ)	CV3.5sq-2C			
	L-5 (多目的室)	CV38sq-3C			
	L-4 (倉庫棟)	CV8sq-3C			
⑤	L-5 (多目的室)	CV38sq-3C	FEP 30	◇1	
	L-1 (園路照明)	CV2sq-2C			
	L-2 (園路照明)	CV2sq-2C			
	L-7 (コンセント)	CV38sq-2C			
	L-3 (駐輪場)	CV2sq-3C (10E)			
⑥	L-6 (トイレ)	CV3.5sq-2C	FEP 50	◇2	
	L-1 (園路照明)	CV2sq-2C			
	L-2 (園路照明)	CV2sq-2C			
	L-7 (コンセント)	CV38sq-2C			
	L-3 (駐輪場)	CV2sq-3C (10E)			
⑦	L-6 (トイレ)	CV3.5sq-2C	FEP 50	◇4	
	L-1 (園路照明)	CV2sq-2C			
	L-2 (園路照明)	CV2sq-2C			
	L-7 (コンセント)	CV38sq-2C			
	L-3 (駐輪場)	CV2sq-3C (10E)			
⑧	L-6 (トイレ)	CV3.5sq-2C	FEP 50	◇4	
	L-1 (園路照明)	CV2sq-2C			
	L-2 (園路照明)	CV2sq-2C			
	L-7 (コンセント)	CV38sq-2C			
	L-3 (駐輪場)	CV2sq-3C (10E)			
⑨	L-6 (トイレ)	CV3.5sq-2C	FEP 50	◇2	
	L-1 (園路照明)	CV2sq-2C			
	L-2 (園路照明)	CV2sq-2C			
	L-7 (コンセント)	CV38sq-2C			
	L-3 (駐輪場)	CV2sq-3C (10E)			
⑩	L-6 (トイレ)	CV3.5sq-2C	FEP 50	◇2	
	L-1 (園路照明)	CV2sq-2C			
	L-2 (園路照明)	CV2sq-2C			
	L-7 (コンセント)	CV38sq-2C			
	L-3 (駐輪場)	CV2sq-3C (10E)			
⑪	L-6 (トイレ)	CV3.5sq-2C	FEP 30	◇1	
	L-1 (園路照明)	CV2sq-2C			
	L-2 (園路照明)	CV2sq-2C			
	L-7 (コンセント)	CV38sq-2C			
	L-3 (駐輪場)	CV2sq-3C (10E)			
⑫	L-6 (トイレ)	CV3.5sq-2C	FEP 50	◇3	
	L-1 (園路照明)	CV2sq-2C			
	L-2 (園路照明)	CV2sq-2C			
	L-7 (コンセント)	CV38sq-2C			
	L-3 (駐輪場)	CV2sq-3C (10E)			
⑬	L-6 (トイレ)	CV3.5sq-2C	FEP 30	◇1	
	L-1 (園路照明)	CV2sq-2C			
	L-2 (園路照明)	CV2sq-2C			
	L-7 (コンセント)	CV38sq-2C			
	L-3 (駐輪場)	CV2sq-3C (10E)			
⑭	L-6 (トイレ)	CV3.5sq-2C	FEP 50	◇2	
	L-1 (園路照明)	CV2sq-2C			
	L-2 (園路照明)	CV2sq-2C			
	L-7 (コンセント)	CV38sq-2C			
	L-3 (駐輪場)	CV2sq-3C (10E)			
⑮	L-6 (トイレ)	CV3.5sq-2C	FEP 30	◇1	
	L-1 (園路照明)	CV2sq-2C			
	L-2 (園路照明)	CV2sq-2C			
	L-7 (コンセント)	CV38sq-2C			
	L-3 (駐輪場)	CV2sq-3C (10E)			
⑯	L-6 (トイレ)	CV3.5sq-2C	FEP 30	◇1	
	L-1 (園路照明)	CV2sq-2C			
	L-2 (園路照明)	CV2sq-2C			
	L-7 (コンセント)	CV38sq-2C			
	L-3 (駐輪場)	CV2sq-3C (10E)			

記号	名 称	規 格	数 量	備 考
分電盤	屋外直付		1 面	
照明灯 (PA)	道路灯 1灯タイプ LED		5 基	
照明灯 (PB)	公園灯 LED		4 基	
照明灯 (PS)	ソーラー灯 LED		2 基	
照明灯 (L)	駐輪場照明灯 LED		5 台	別途
ソーラー柱 (S)	フットライト用ソーラー		1 基	
フットライト (SF)	ソーラー灯 LED		5 基	
コンセント柱			1 基	
D種接地			12 極	
ハンドホール	H1-6 差:R8K		10 基	
ダクト内配線			—	
地中埋設管路			—	
ころがし配線			—	

工事名	公会堂北防災広場倉庫外設計業務委託		
図面名	電気設備系統図		
作成年月日			
縮尺	図示	図面番号	13 / 15
会社名			
事業者名	防府市役所 土木都市建設部 道路課		

既設受変電盤単線結線図 S=NON


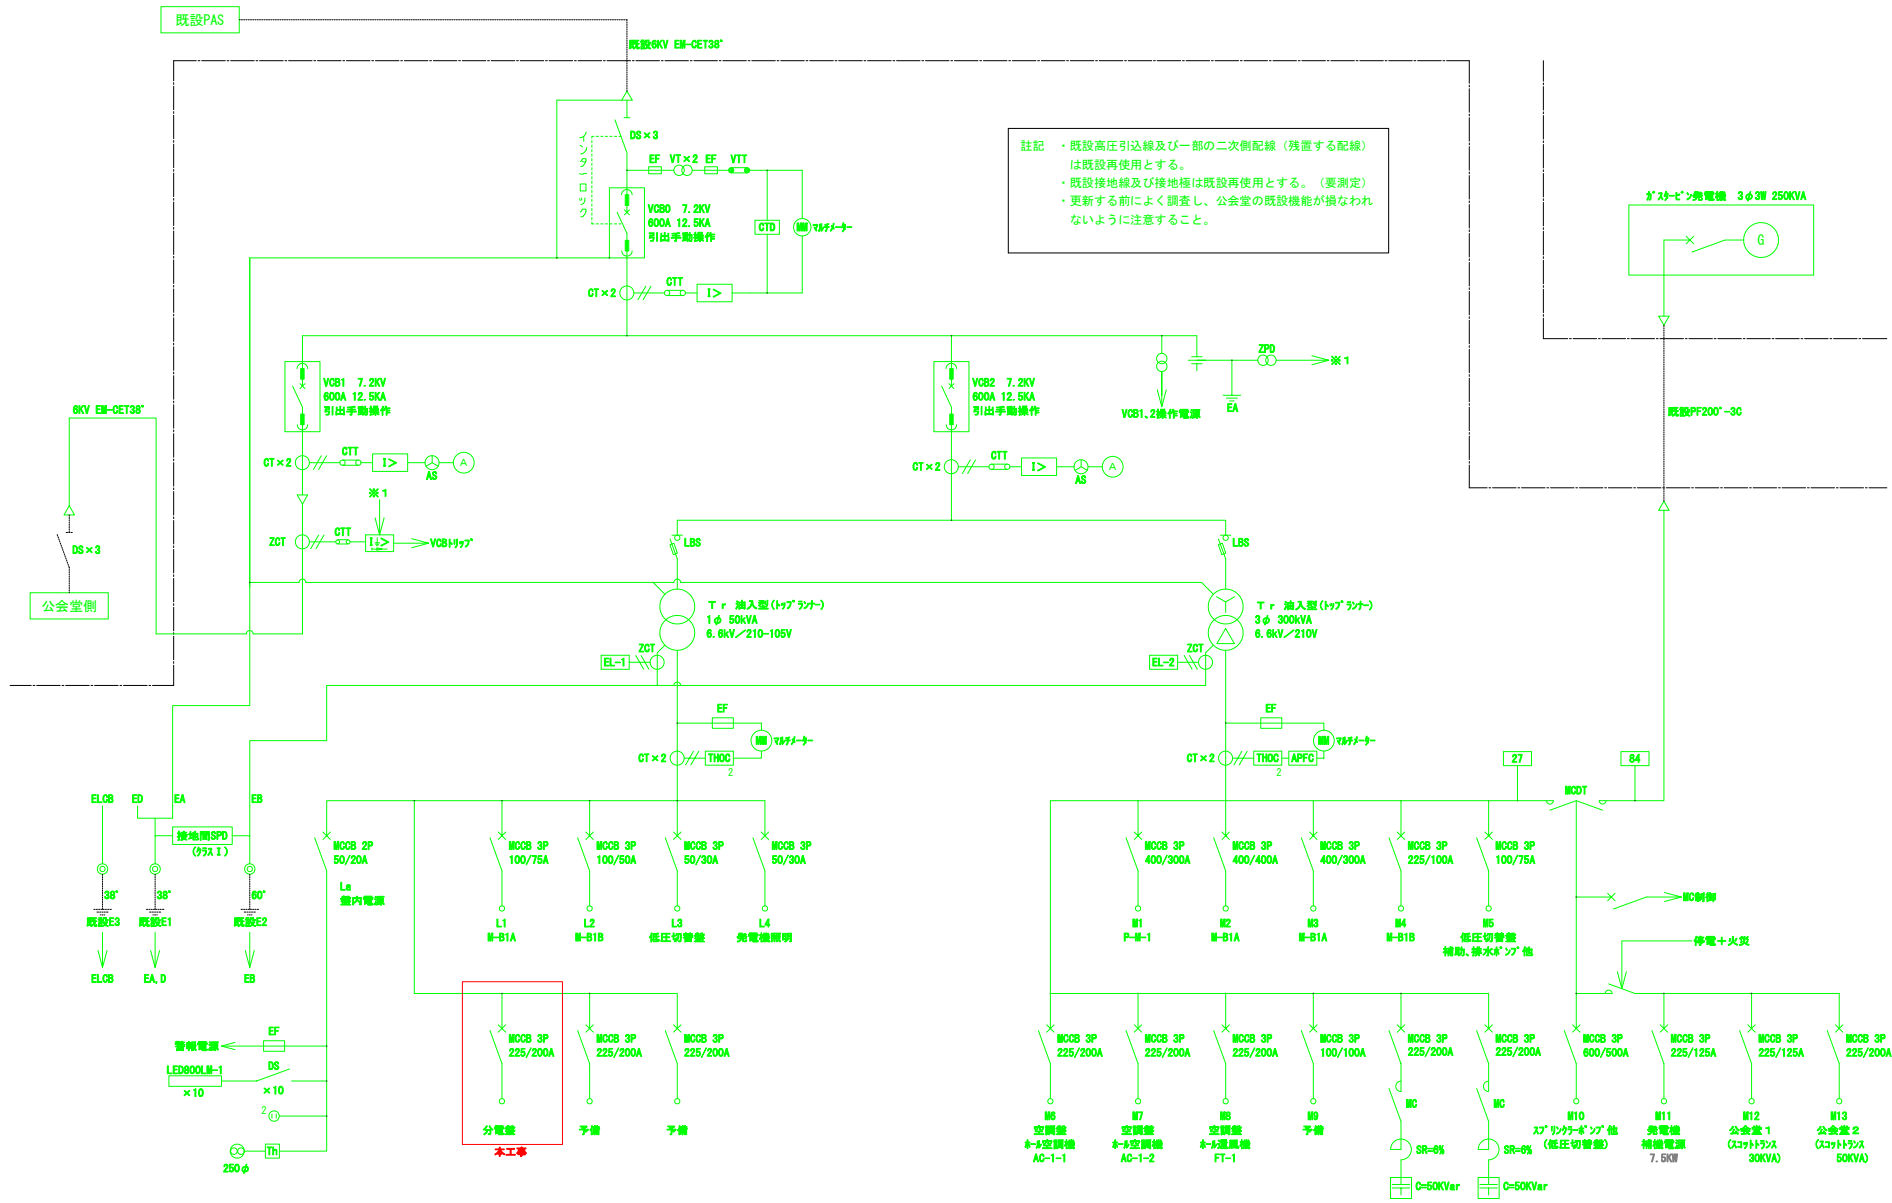


キュービクル単線結線図 SUS製、屋外型 粉体耐塩塗装 JIS C 4620適合品とする

工事名	公会堂北防災広場倉庫外設計業務委託		
図面名	既設受変電盤単線結線図		
作成年月日			
縮尺	NON	図面番号	14 / 15
会社名			
事業者名	防府市役所 土木都市建設部 道路課		

(参考図)

  照明制御盤単線結線図



工事名	公会堂北防災広場倉庫外設計業務委託		
図面名	分電盤要図		
作成年月日			
縮尺	1:10	図面番号	15 / 15
会社名			
事業者名	防府市役所 土木都市建設部 道路保		